


| | | | | | | | |
|-----------------------|--|----------------------|---|--------------------------|--|---------------------------|--|
| Ewidencja | Granica obrębu Granica działki | Branża torowa | Projektowana oś toru Regulacja toru Tory istniejące Rozjazd projektowany Regulacja rozjazdu Rozjazdy istniejące Projektowane nowe perony | Branża kubaturowa | Projekowane urządzenia SRK budynek przewidziane do rozbiórki projektowane budynki | Branża dendrologia | brak drzew/krzewu w terenie grupa drzew - las i powierzchnia zakreślona do wyzniki pój. drzewa i krzewy - zasieg korony powierz. zadrzewione i zakreślone Numer inwentaryzacyjny Projektowane zabezpieczenie akustyczne |
| Branża drogowa | Istn. krawężnik jezdni Istn. krawężnik/obrzeża Proj. oś drogi Proj. krawężnik Proj. krawężnik "obniżony" Proj. obrzeża Proj. krawężnik jezdni Proj. krawężnik pobocza gruntowego Proj. bariera ochronna Proj. bakiestrada/ogrodzenie Proj. ogrodzenie Proj. skarpka nasypu/wykopu Proj. nawierzchnia drogi - beton asfaltowy Proj. nawierzchnia drogi - kruszywo Proj. nawierzchnia drogi - kostka brukowa Proj. stanowiska postojowe Proj. chodnik Proj. scieżka rowerowa Proj. ciąg pieszo-rowerowy Proj. dojście do peronów Proj. zjazd Zabudowa przejazdu Zielień Proj. wyspy kanalizacyjne Chodnik do rozbiórki | Branża perony | obryta konstrukcja proj. peronu ogrodzenie sieczeni dotykowe włata siedziskowa jednostronna ławka z 5 siedziskami kosz na odpady zmieszane kosz na odpady segregowane poręcz do odpooczynku na stojąco tablica informacyjna oznakowania stacji Tr170 - dwustronna tablica z nazwą stacji, wys. 70 cm Tr130 - dwustronna tablica z nazwą stacji, wys. 300cm G+I - gablota informacyjna G+Tr130 - gablota na rozkład jazdy z fryzem z nazwą stacji dwustronna, 3-półowa | Branża sanitarna | Sączek Drenokolektor Sączek + kanał Kanał deszczowy Odwodnienie linowe Rurociąg linowy Studnia "ślepa" Pompownia wód deszczowych Czajnik Wylot wód deszczowych Zbiornik retencyjny Ogrodzenie pompowni Sieć wodociągowa Sieć gazowa Sieć ciepła Kanalizacja sanitarzna Kanalizacja sanitarzna zasowa na sieć wodociągowej zasowa na sieć gazowej | Branża obiektowa | mosty, wiadukty Mładka dla pieszych nad torami przełazt ściana oporowa likwidacja obiektu inżynierskiego |

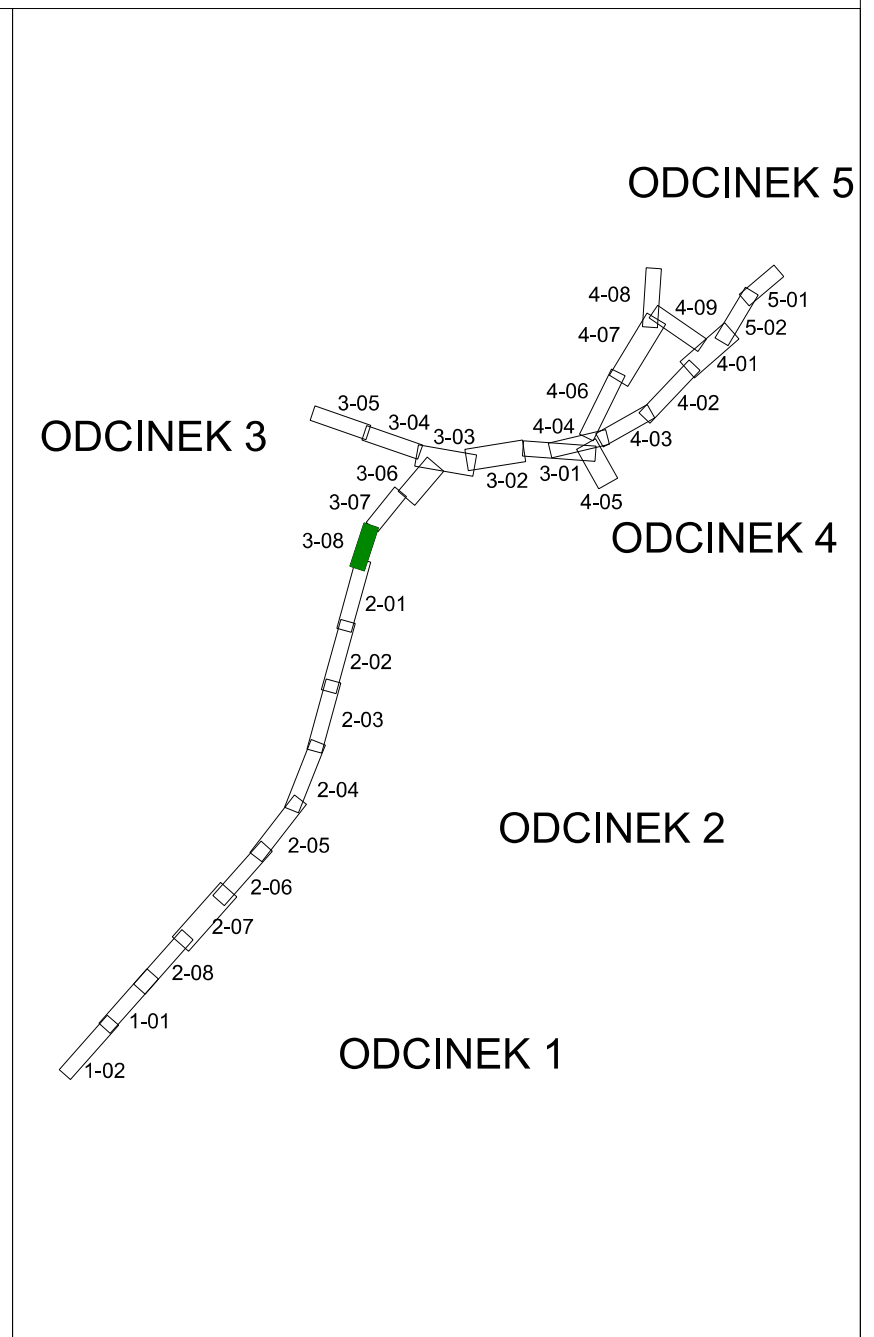

NAZWA PROJEKTU: Opracowanie dokumentacji projektowej dla zadania pn.:
 "Prace na linii kolejowej nr 408 1409 na odcinku Szczecin Główny - Szczecin Gumińskie -
 granica polska, etap 1: linia kolejowa nr 408 1409" - w ramach projektu "Prace
 przygotowawcze dla wybranych projektów sieci TEN-T"

NAZWA ZAMAWIAJĄCY: PKP Polskie Linie Kolejowe S.A.
 ul. Targowa 74, 03-734 Warszawa

WYKONAWCA DOKUMENTACJI PRZEDPROJEKTOWEJ: Databout Sp. z o.o.
 ul. Biłwy Warszawskiej 1920 r. 7, 02-366 Warszawa

ETAP: Etap I: KONCEPCJA PROGRAMOWO - PRZESTRZENNA
 PZT - PLAN ZAGOSPODAROWANIA TERENU
 ODCINEK 3: Stacja Gumińskie - linie kolejowe 408, 409, 851

Tytuł projektu: Plan zagospodarowania terenu

Data: 2023-02
 Skala: 1:500
 Arkusz: 3-08